


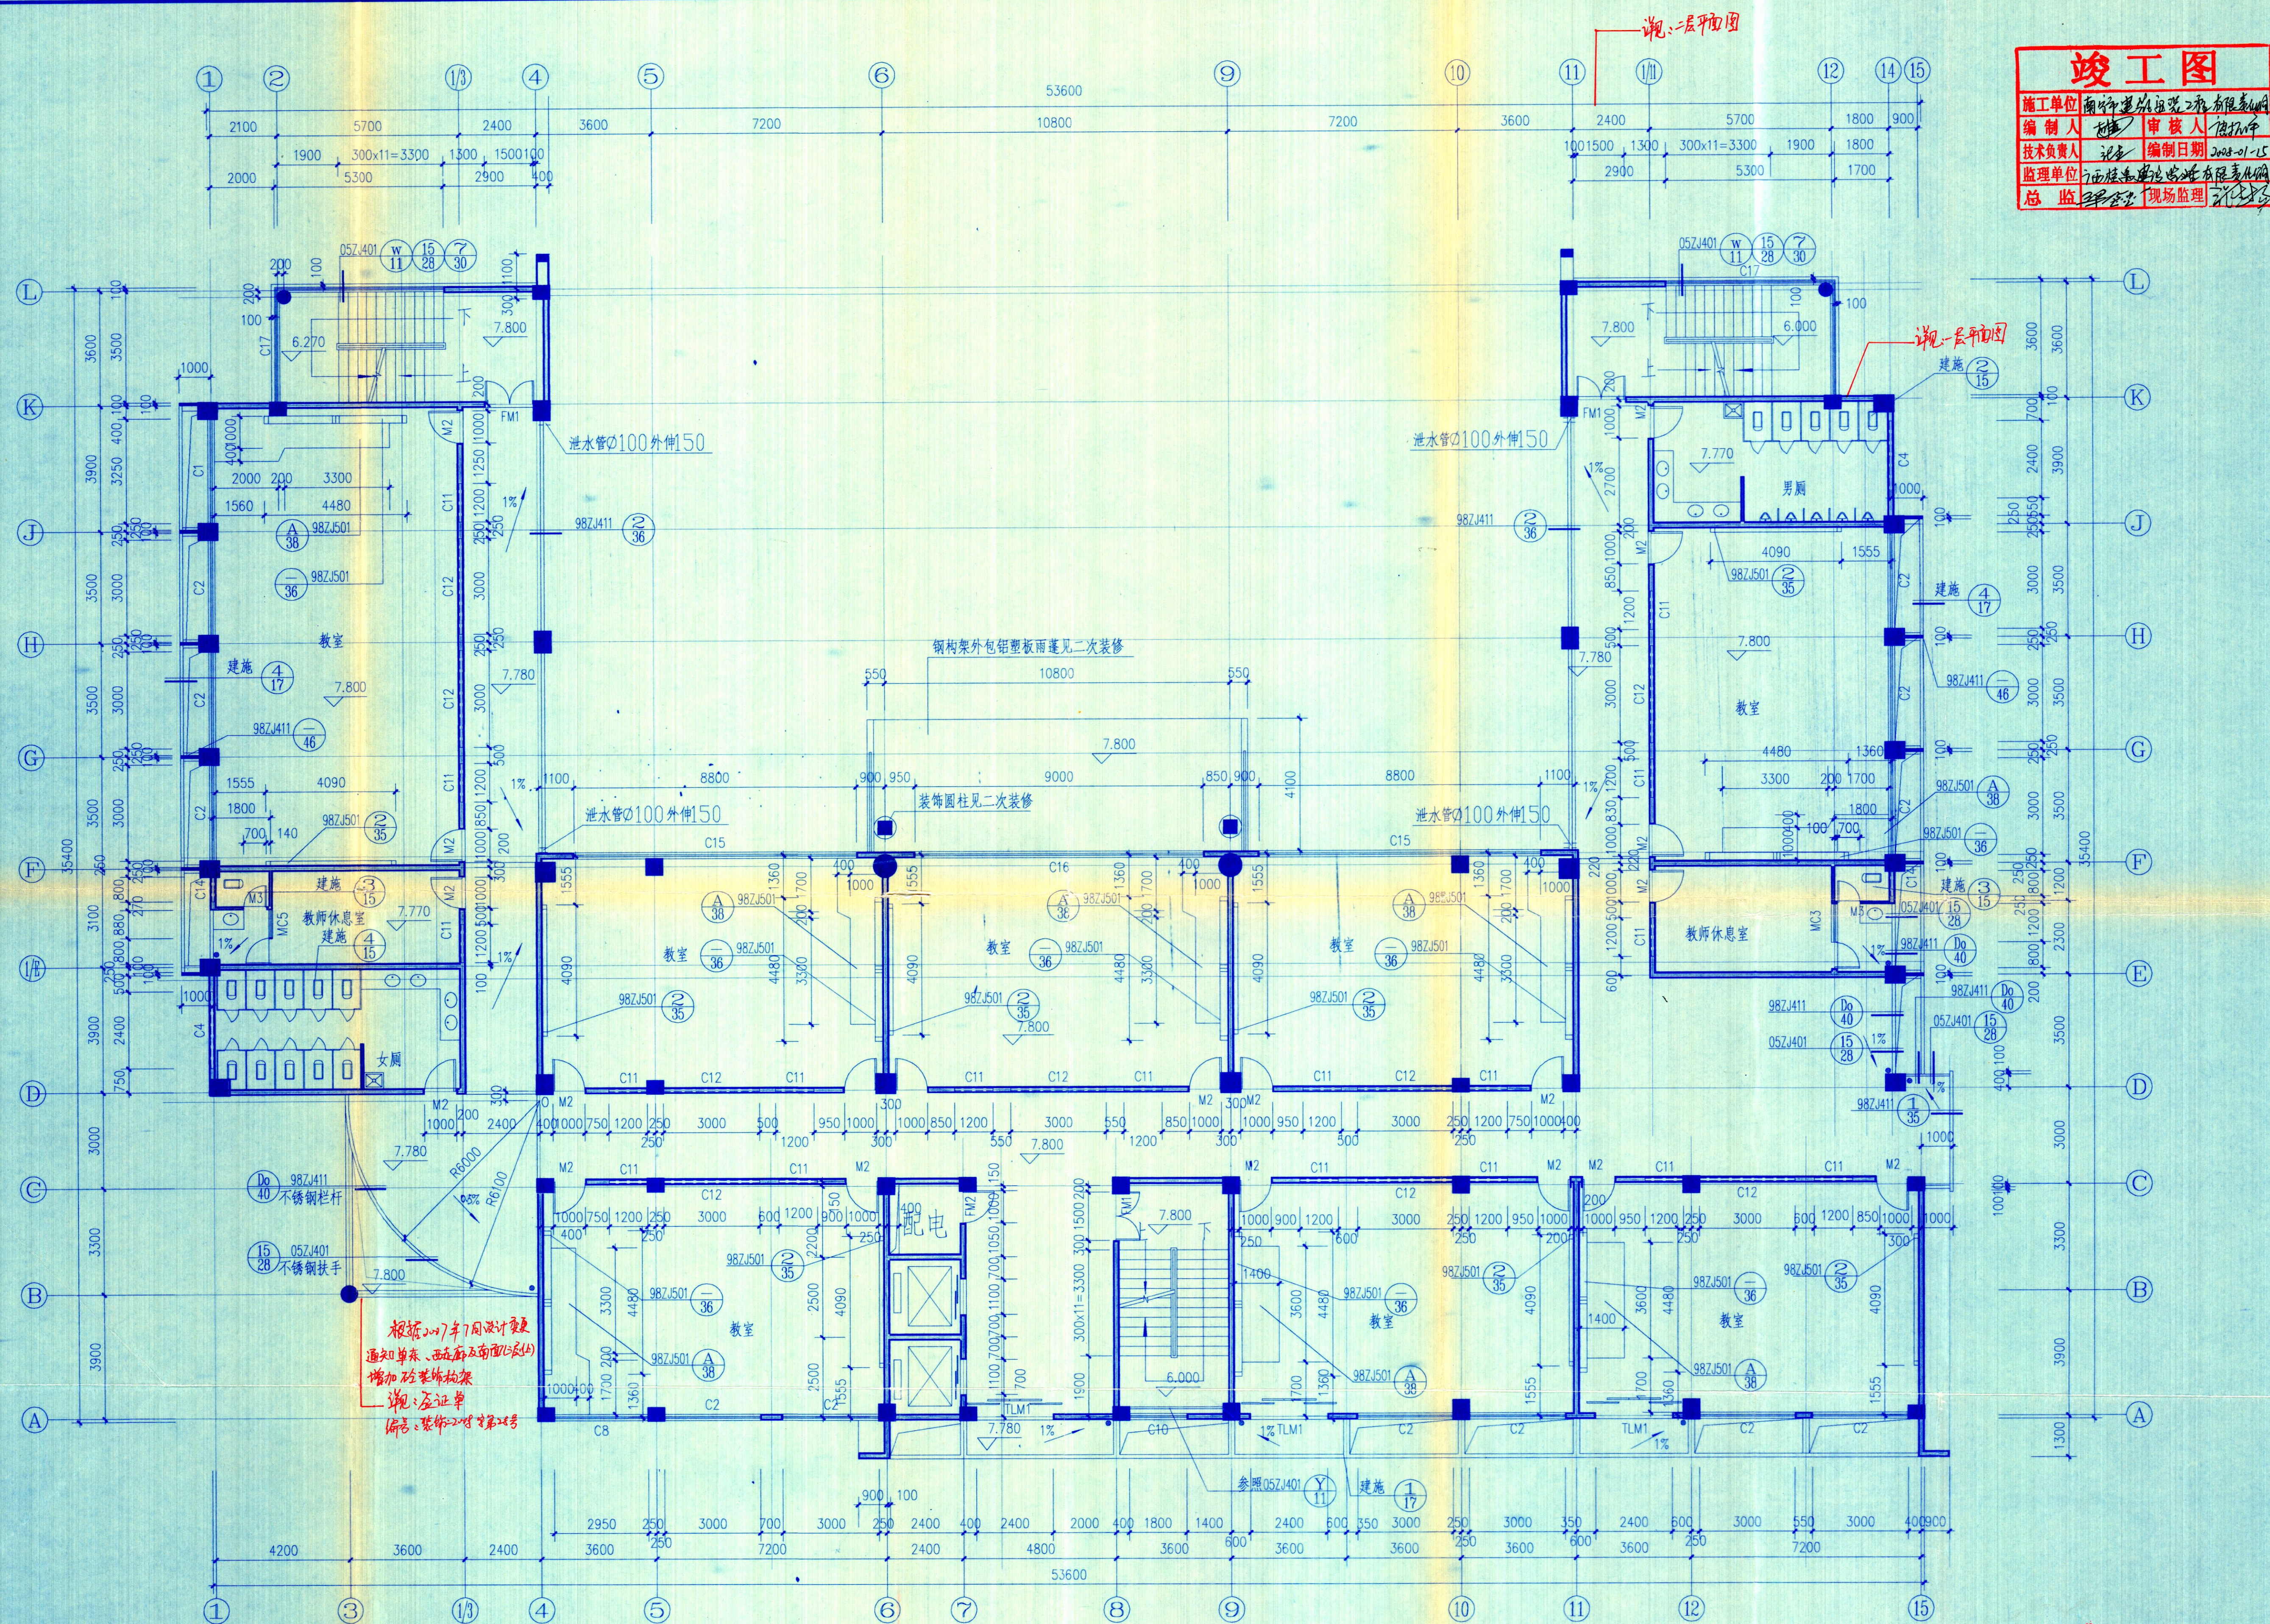

[illegible]

三层平面图

 $1:100$

建筑面积:1194.25平方米

 广西城乡规划设计院 Guangxi Urban-Rural Planning Design Institute	资质证书	项目负责人	苏黎	专业负责人		工程名称	广西水利电力职业技术学院	图名		设计阶段	施工图
	城市规划甲级 021078	主持人	周玲玲	校对	兰艳妮	项目	第四教学楼			设计号	JZ2006-1C
	工程设计甲级 200106-SL	审核	苏黎	设计	周玲玲					日期	2006.6
		审定		制图	周玲玲					图号	建施-7